


LEGENDA	
	VYSOCE PRAVDEPODOBŇNÝ PRŮBĚH KANALIZACE
	PŘIBLIŽNÝ PRŮBĚH KANALIZACE – ODHAD
	DOMOVNÍ OSTRANA OPRAVNĚNÍ VOD

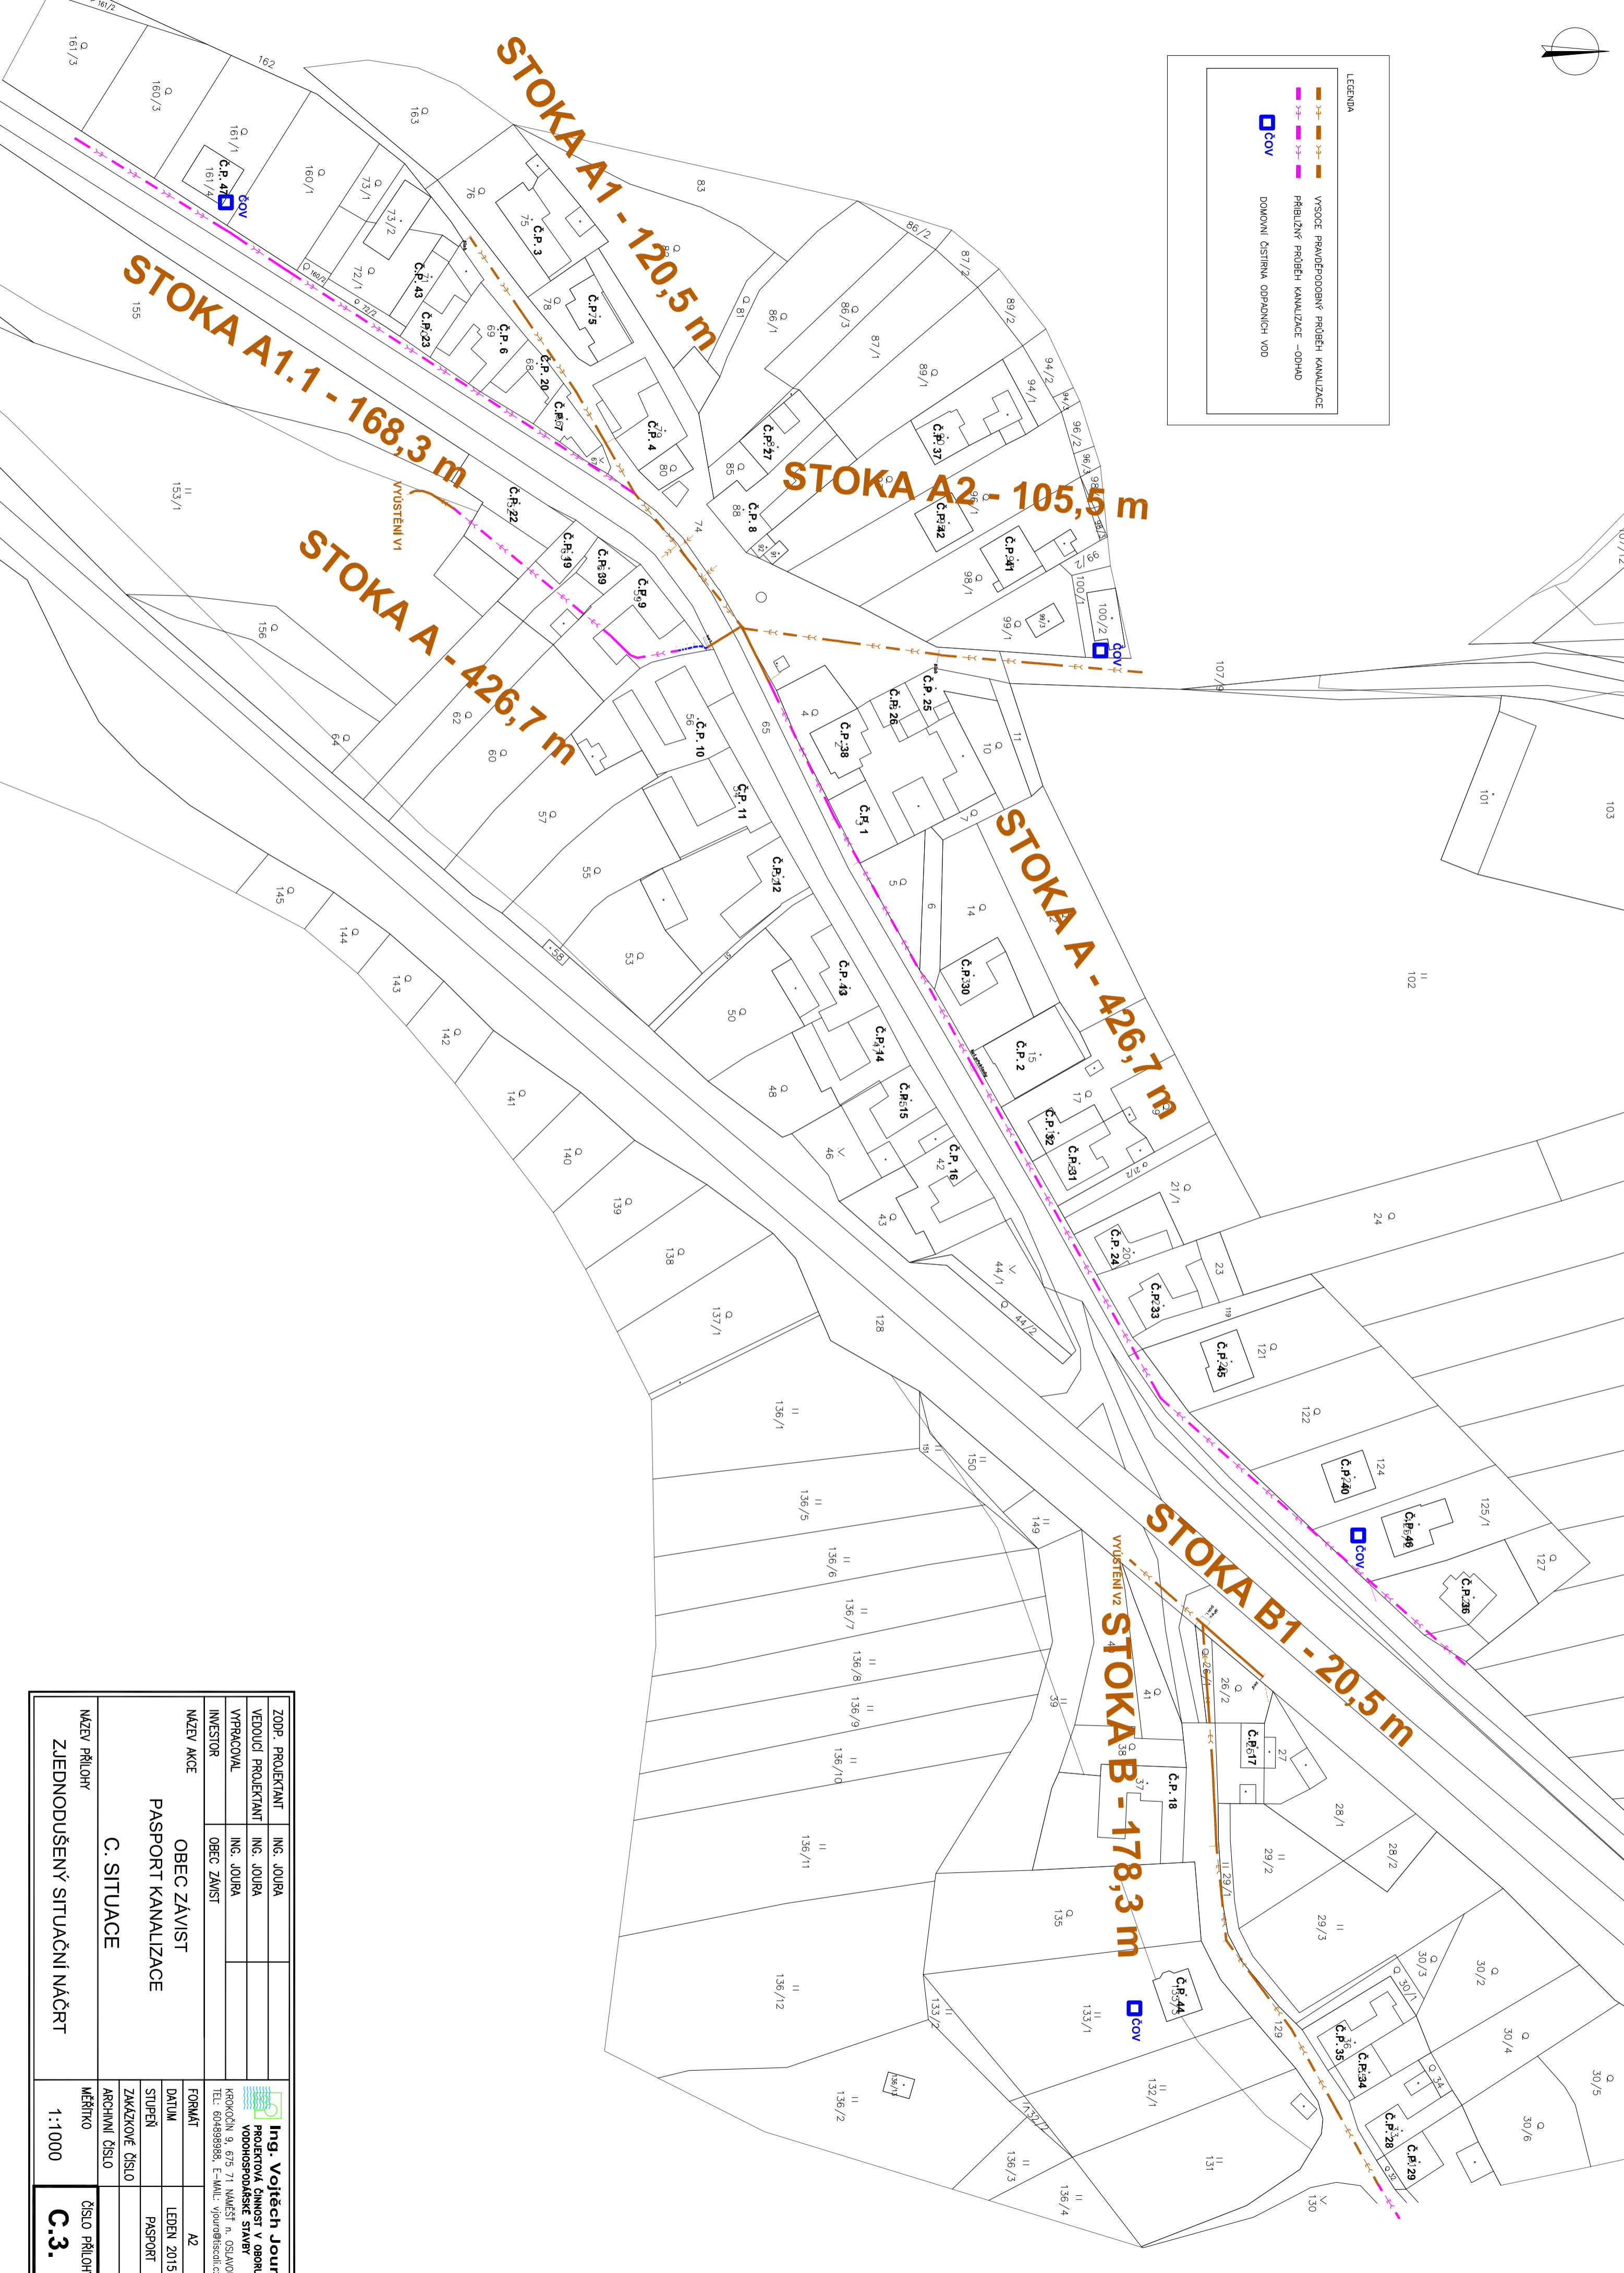

ZODP. PROJEKTANT	ING. JOURA	Ing. Vojtěch Joura PROJEKČNÍ ČINNOST V OBLASTI VODNĚSPRÁVNĚSKÉ STAVBY
VEDOUČÍ PROJEKTANT	ING. JOURA	
VYPRACOVAV	ING. JOURA	KROKOVNĚ 9, 675 71 NÁMĚŠŤ N. OSLAVOU TEL: 604898988, E-MAIL: vojura@tesco.cz
INVESTOR	OBEC ZÁVIST	
NÁZEV AKCE	OBEC ZÁVIST	FORMAT A2
	PASPORT KANALIZACE	DATUM LEDEN 2015
	C. SITUACE	STUPEŇ PASPORT
		ZAKÁZKOVÉ ČÍSLO
NÁZEV PŘÍLOHY	ZJEDNODUŠENÝ SITUAČNÍ NÁČRT	ARCHIVNÍ ČÍSLO
		MĚŘÍTKO 1:1000
		ČÍSLO PŘÍLOHY C.3.